



VÝŘEZ "B"

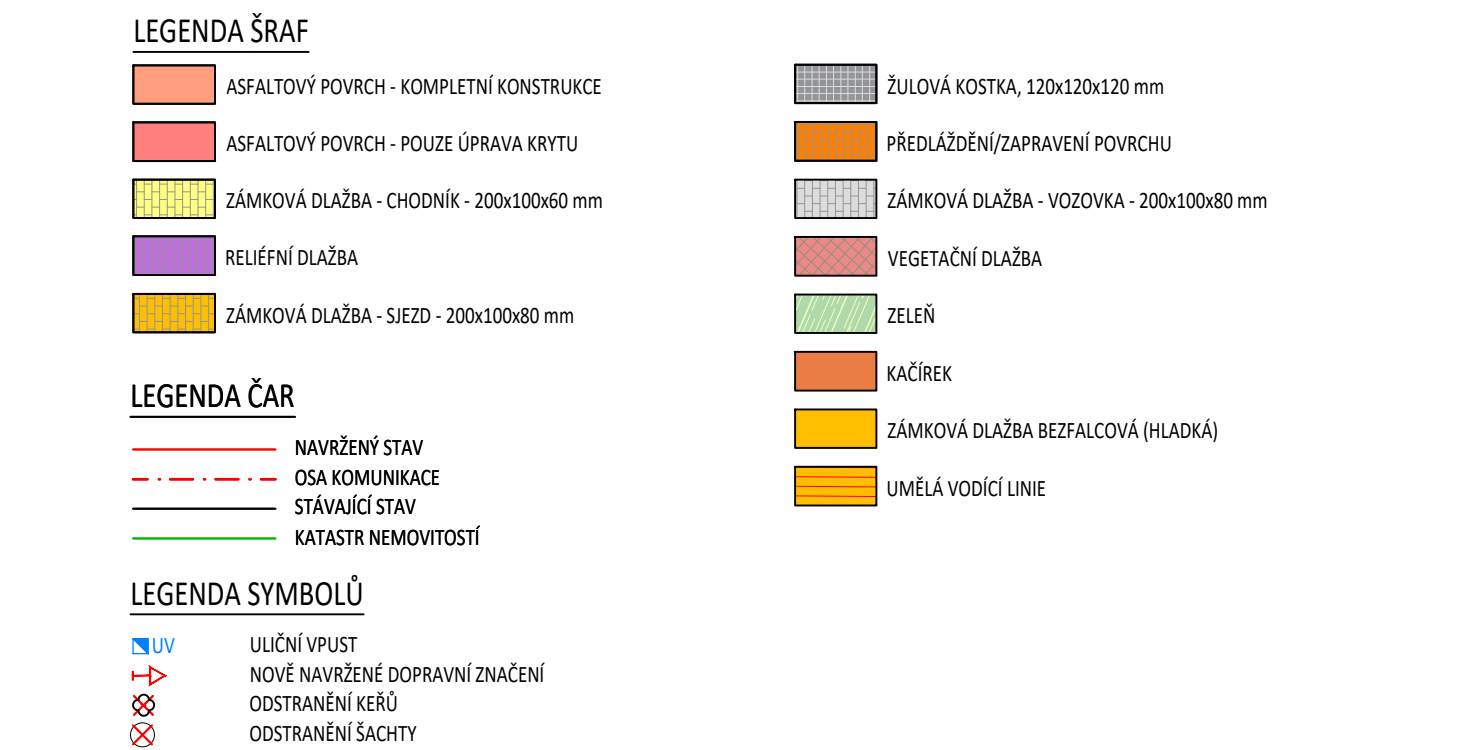

LEGENDA RUŠENÝCH INŽENÝRSKÝCH SÍTÍ

— — — — — METALYKÁ KABEL - CETIN, a.s.
— — — — — PLYN STŘEDOTLAKÝ - GasNet, s.r.o.
— — — — — VODOVOD - Vodovody a kanalizace Hodonín, a.s.
— — — — — KANALIZACE DEŠŤOVÁ - ORIENTAČNĚ ZÁKRES - Obec Násedlovice
— — — — — KANALIZACE PŘÍPOJKY - ORIENTAČNĚ - Obec Násedlovice
— — — — — KANALIZACE JEDNOTNÁ - Obec Násedlovice
— — — — — OPTICKÉ VEDENÍ - GT net s.r.o.
— — — — — SILOVÉ NN NADEZMENÍ - E.G.D, a.s.
— — — — — SILOVÉ VN PODZEMNÍ - E.G.D, a.s.
— — — — — SILOVÉ VN NADEZMENÍ - E.G.D, a.s.
— — — — — SILOVÉ VN PODZEMNÍ - E.G.D, a.s.
— — — — — VEŘEJNÉ OSVĚTLENÍ - obec Násedlovice

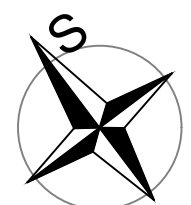

D-SO101

OBJEDNATEL	OBEC NÁSEDLOVICE, NÁSEDLOVICE 129, 696 36 NÁSEDLOVICE	STUPEŇ DOKUMENTACE PDPS
HLAVNÍ INŽENÝR PROJEKTU	ING. PETR VALIHRACH	
ZODPOVĚDNÝ PROJEKTANT	ING. PETR VALIHRACH	
VYPRACOVAL	ING. MARTIN KADRMAS	
NÁZEV STAVBY Rekonstrukce komunikace vč. kanalizace Násedlovice, lokalita „panelové cesty“ u č.p. 373 - projektová dokumentace		ZAK. ČÍSLO 24037 DATUM ÚNOR 2026 FORMÁT 5xA4 MĚŘÍTKO 1:250
NÁZEV OBJEKTU	SO 101 - KOMUNIKACE	POŘ. ČÍSLO 2.2 SOUPRAVA
NÁZEV PŘÍLOHY	SITUACE STAVBY	